



LEGENDA:

- projektowana jezdnia KR1
- projektowany chodnik
- projektowane stanowiska postojowe
- projektowane stanowiska postojowe dla osób niepełnosprawnych
- projektowana opaska
- projektowany zjazd publiczny o nawierzchni z k.bet.
- projektowane odwrozenie naw. asf.
- utwardzone pobocze
- projektowana nawierzchnia integracyjna
- projektowany teren zielony
- projektowane krawężnik drogowy
- projektowany krawężnik najazdowy
- projektowane obrzeże betonowe
- zinventaryzowane drzewo
- zinventaryzowany obszar zakrzaczenia
- zinventaryzowane drzewo przeznaczone do wycinki
- zinventaryzowany obszar zakrzaczenia przeznaczony do wycinki
- projektowana studnia kanalizacji deszczowej
- projektowany kanał kanalizacji deszczowej
- projektowany przykanalik kanalizacji deszczowej
- projektowany wpust krawężnikowy
- projektowany wodociąg
- projektowany hydrant
- projektowany gazociąg
- likwidowany wodociąg
- likwidowany gazociąg
- kanalizacja deszczowa przeznaczona do likwidacji/odłączenia
- Projektowany kabel oświetlenia ulicznego
- Projektowana latarnia oświetleniowa
- Projektowana rura ochronna
- Projektowany kabel nN
- Istniejący kabel nN / oświetleniowy do przebudowy
- Istniejąca latarnia oświetleniowa do przebudowy
- Projektowana studnia telekomunikacyjna / kanału technologicznego
- Projektowany kanał technologiczny uliczny
- Projektowany kanał technologiczny przepustowy
- Projektowana telekomunikacyjna kanalizacja kablowa
- Istniejąca sieć telekomunikacyjna do przebudowy

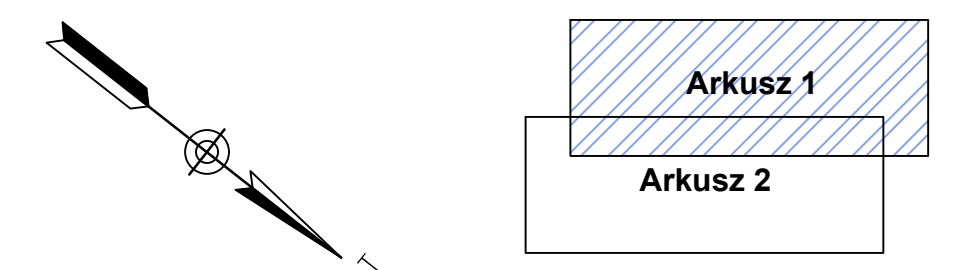

Wykonawca:  FIRMA "ABS-OCHRONA ŚRODOWISKA" SPÓŁKA Z O.O. <small>ul. Grzegorz Firnawicza 32, 40-008 Katowice, tel. Wroclaw 14, tel. fax 200105</small>		Inwestor: Gmina Kędzierzyn-Koźle 47-200 Kędzierzyn-Koźle ul. Grzegorz Firnawicza 32 NIP 7492055601 REGON 531412912	
Przedmiot umowy: "Dokumentacja projektowo-kosztorysowa budowy/przebudowy/rozbudowy ul. Romana Dmowskiego w Kędzierzynie-Koźlu"			
Nazwa rysunku: KONCEPCJA ZAGOSPODAROWANIA TERENU - WARIANT 2			
Zespół autorski	Nr uprawnień	Specjalizacja	Podpis
Projektant Główny: mgr inż. Grzegorz DURCZYŃSKI	5217/13	drogowa	
Sprawdzający: mgr inż. Damian JASTRZĘBSKI	AG II 4/27342/86/99	konstrukcyjno-budowlana	
Projektant: inż. Leonard KUSZ	74/80	instalacyjno - inżynierska	
Sprawdzający: techn. Tadeusz SZCZUREK	349/91	instalacyjno - inżynierska	
Projektant: mgr inż. Janusz KRASZYNA	53/89EL	elektryczna	
Sprawdzający: mgr inż. Jadwiga KRASZYNA	531/89EL	elektryczna	
Projektant: mgr inż. Tomasz KMITA	DT-WBT.02375/02JU	telekomunikacyjna	
Skala: 1:250			Nr rysunku: 1.0 W2